



pianta piano primo scala 1:50

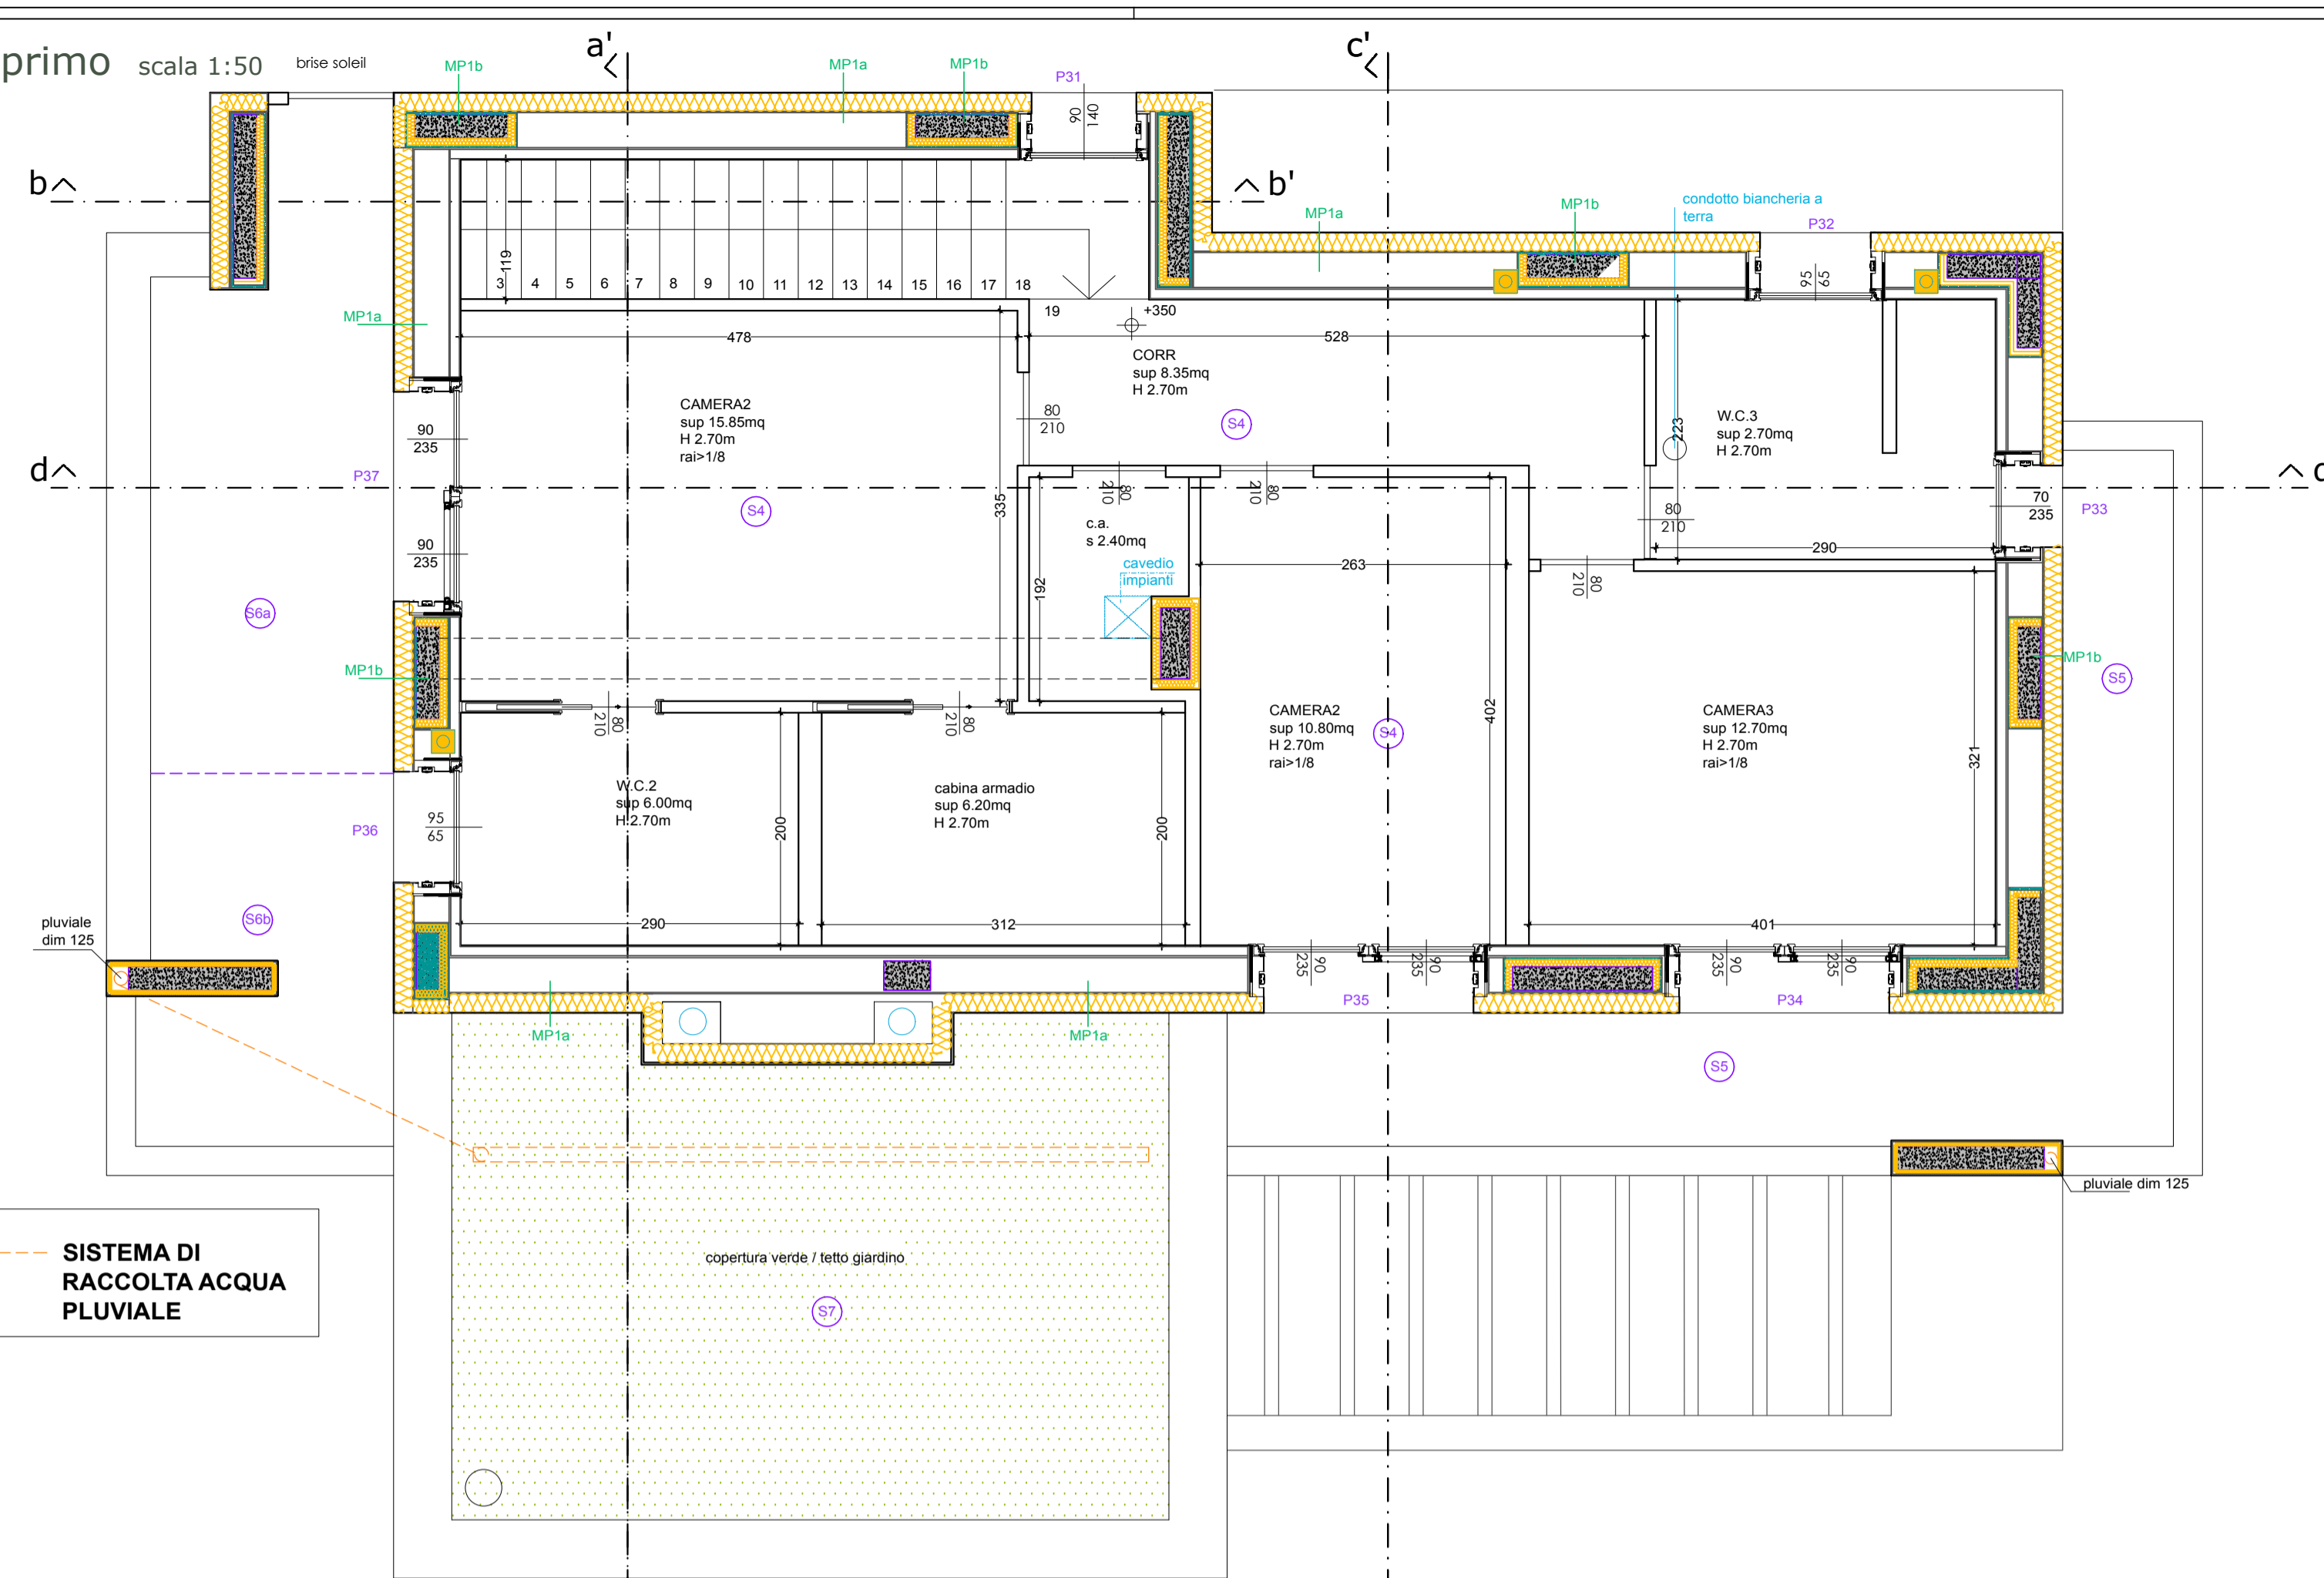

--- SISTEMA DI RACCOLTA ACQUA PLUVIALE

- Legenda isolamenti
- isolamento in xps
 - isolamento in eps
 - isolamento in vetro cellulare
 - isolamento in lana di roccia
 - isolamento interno in calcio silicato

pianta piano copertura scala 1:50

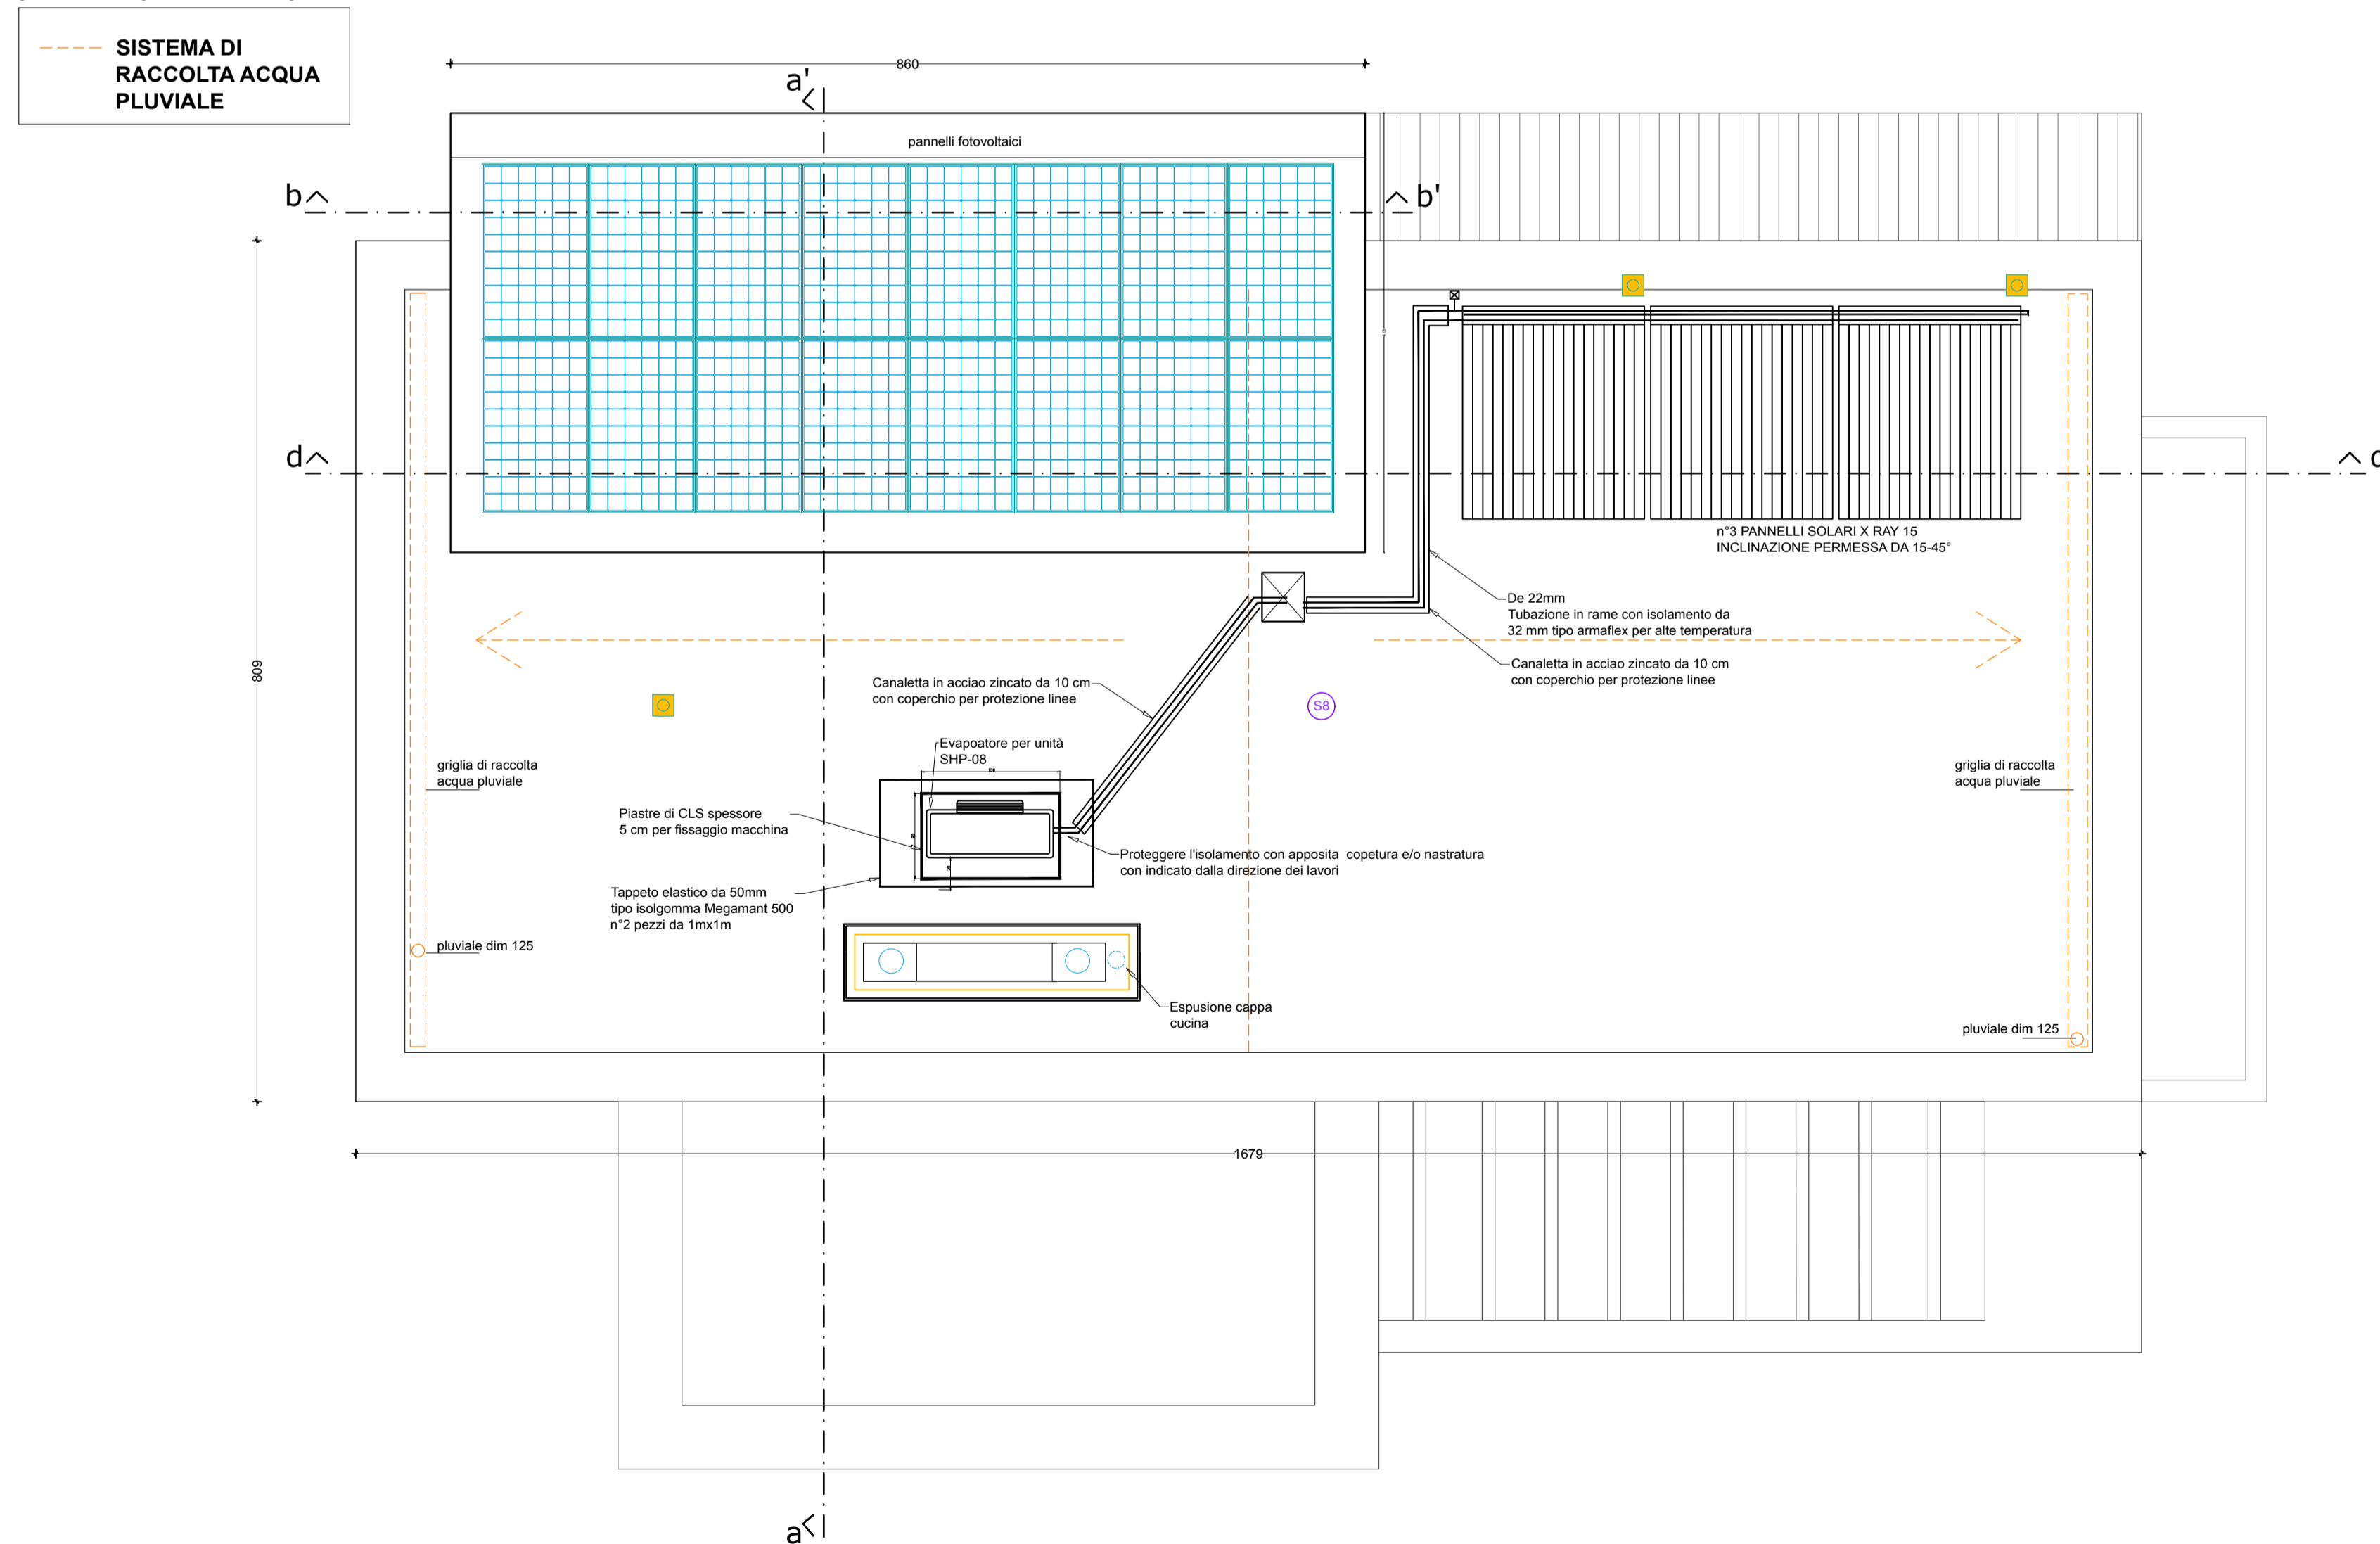

--- SISTEMA DI RACCOLTA ACQUA PLUVIALE

comune di Sona
provincia di Verona

PROGETTO ESECUTIVO

Realizzazione di un edificio a destinazione residenziale all'interno del lotto n°11 della lotizzazione Rubicone (fg 16, part 638) a Lugagnano (VR)

committente:
sig. Andrea Pietropoli

progettisti:
arch Federica De Gobbi
arch Massimiliano Quinto
arch Stefania Scamperle


D.L.:
arch Massimiliano Quinto

Progettista e DL strutture
ing Emiliano Composta

CSP/CSE
arch Federica De Gobbi

nome elaborato
PIANTA PIANO PRIMO E COPERTURA

scala 1:50
data: 24.07.2019
revisione n° 00

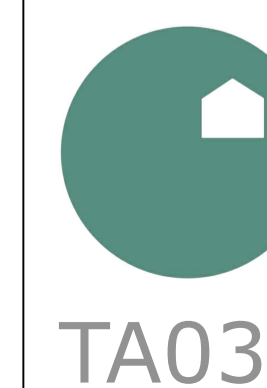

casetta studio
 Via core salvi 5 - 37139 Verona - tel 045.8660134 - www.casettastudio.it - e-mail domus@casettastudio.it